
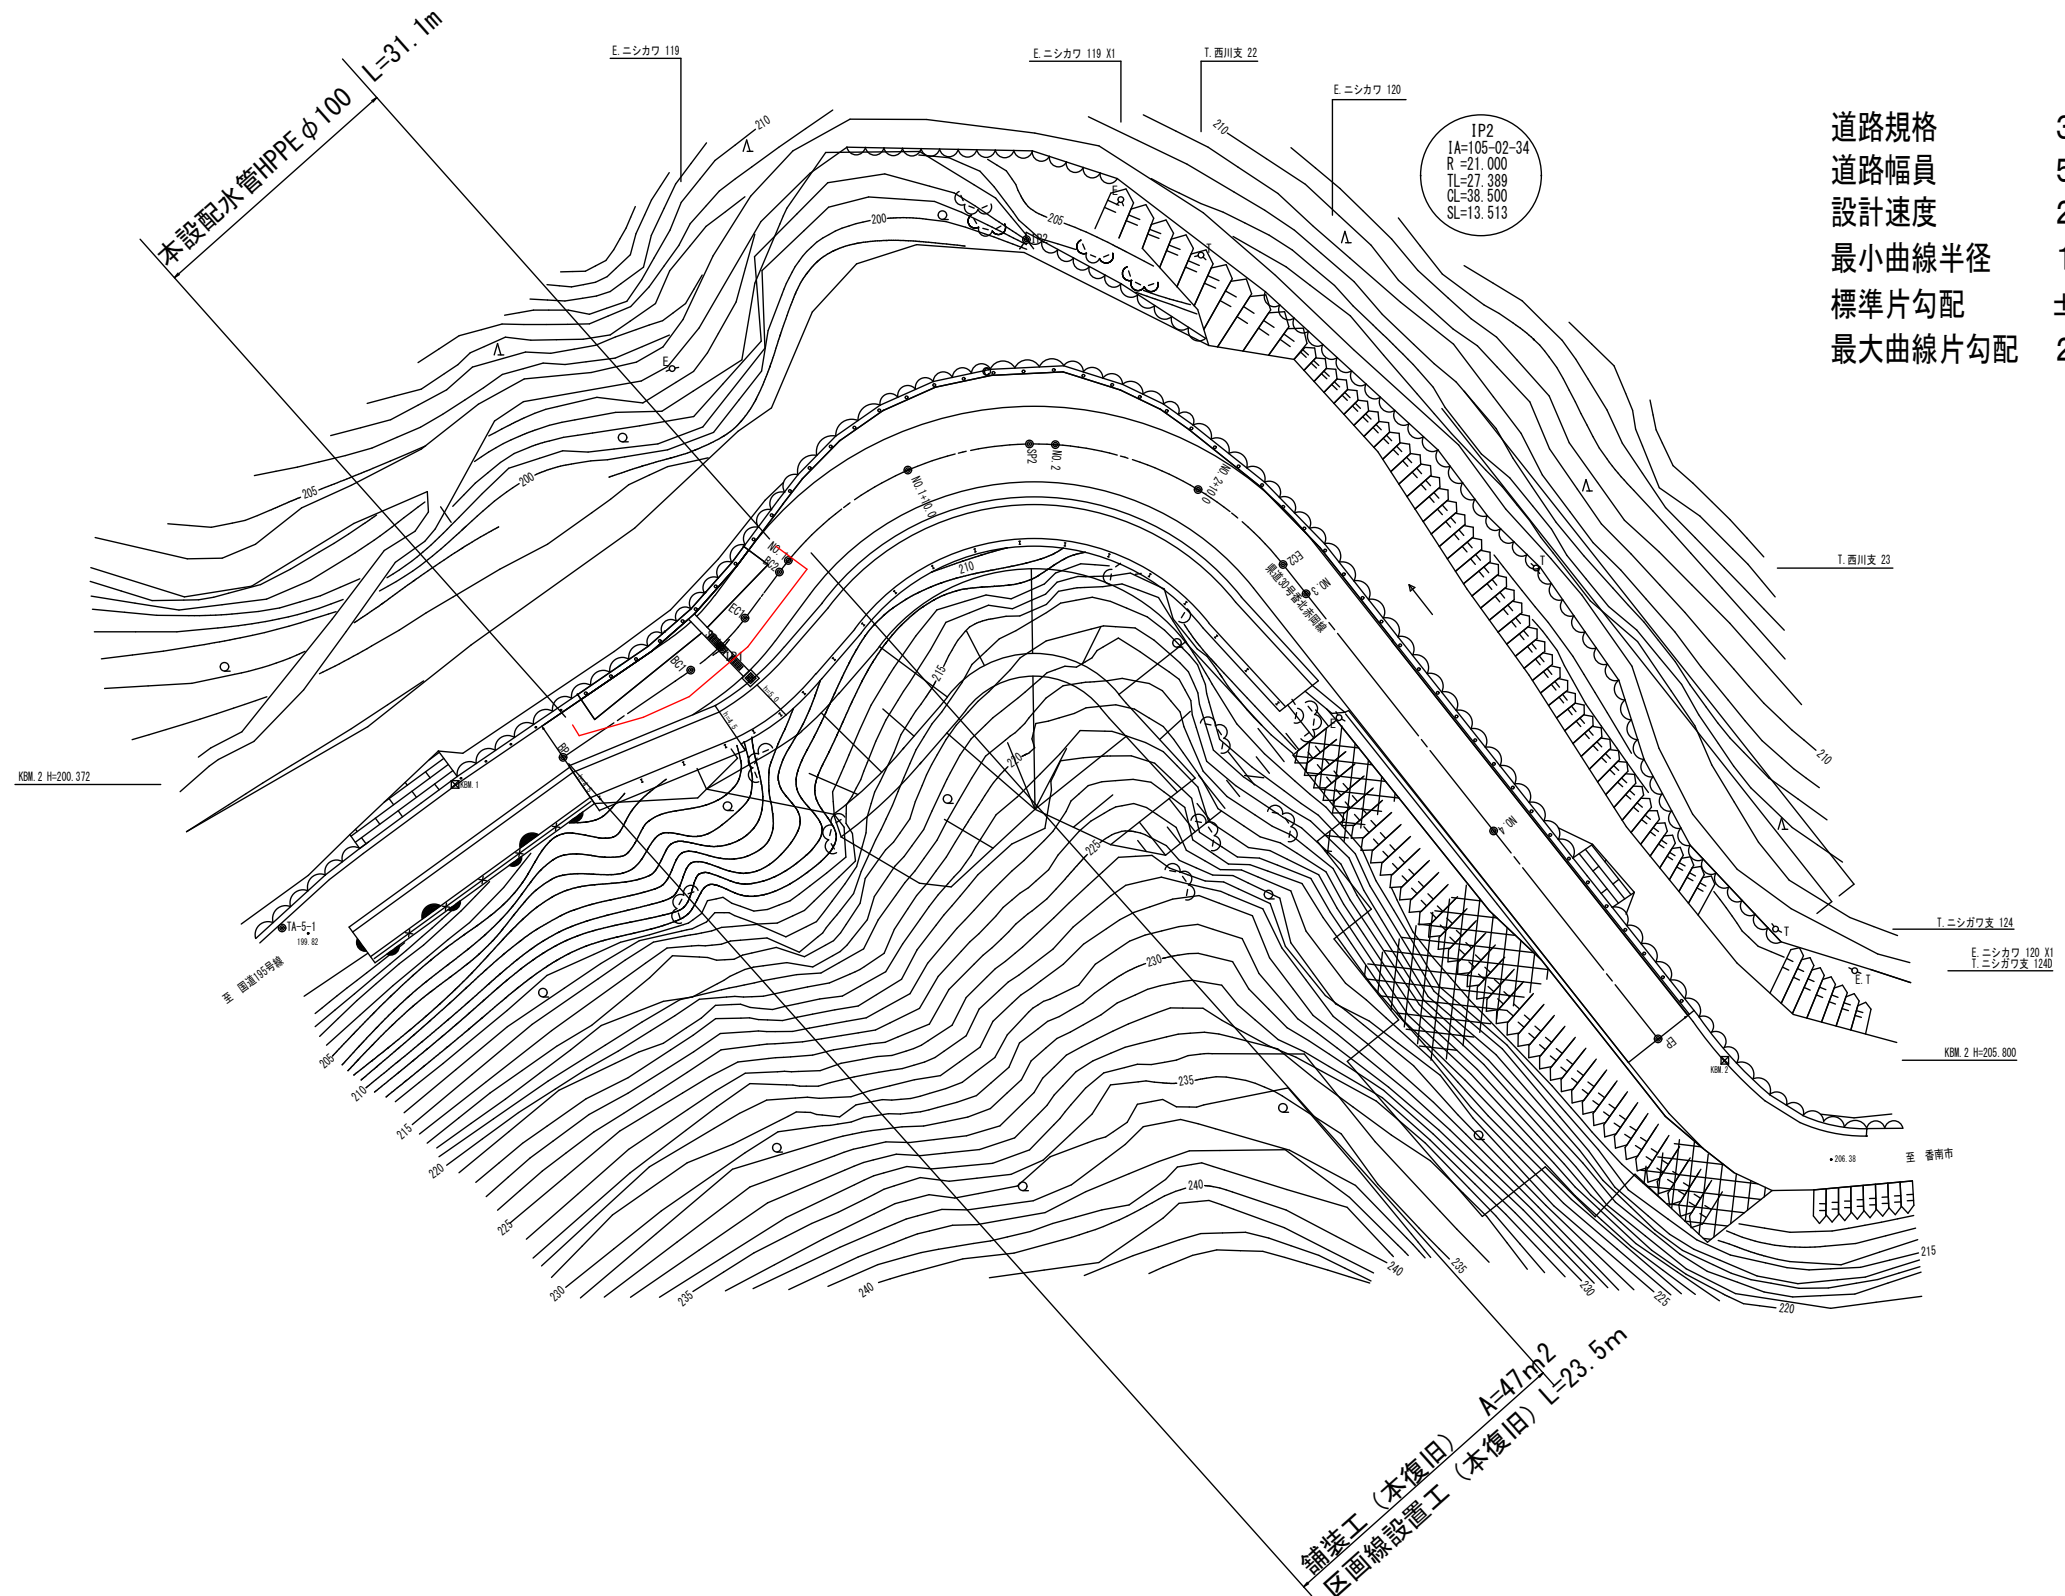




平面図 S=1:250

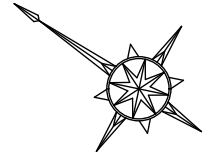


工事種別	令和6年度 県道香北赤岡線 緊急応急工事に伴う配水管布設工		
図面名称	平面図	縮尺	1/250
路線河川名	県道香北赤岡線		
工事箇所	香美市香北町西川甲		
設計種別	実施図	図番	1/2
事務所名	香美市上下水道局	図番	2
会社名			

本設配水管詳細図

配管詳細図
S=NON

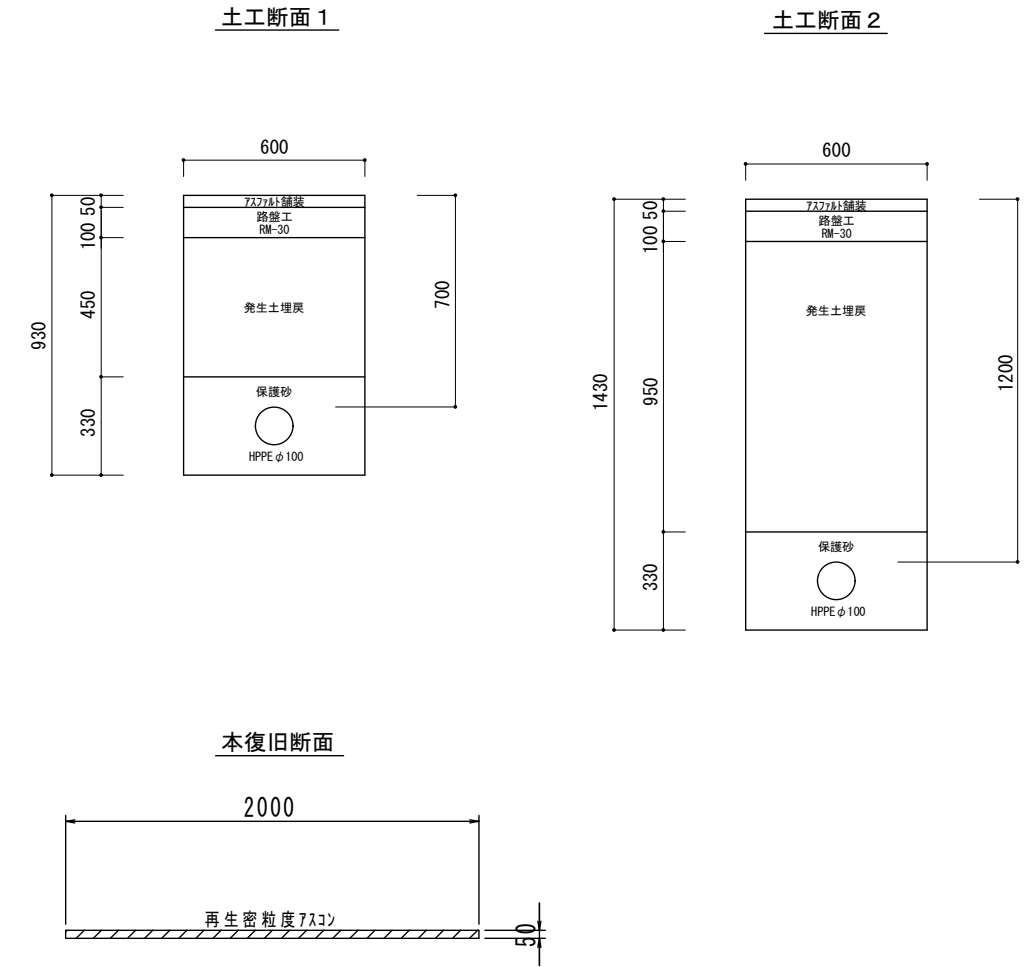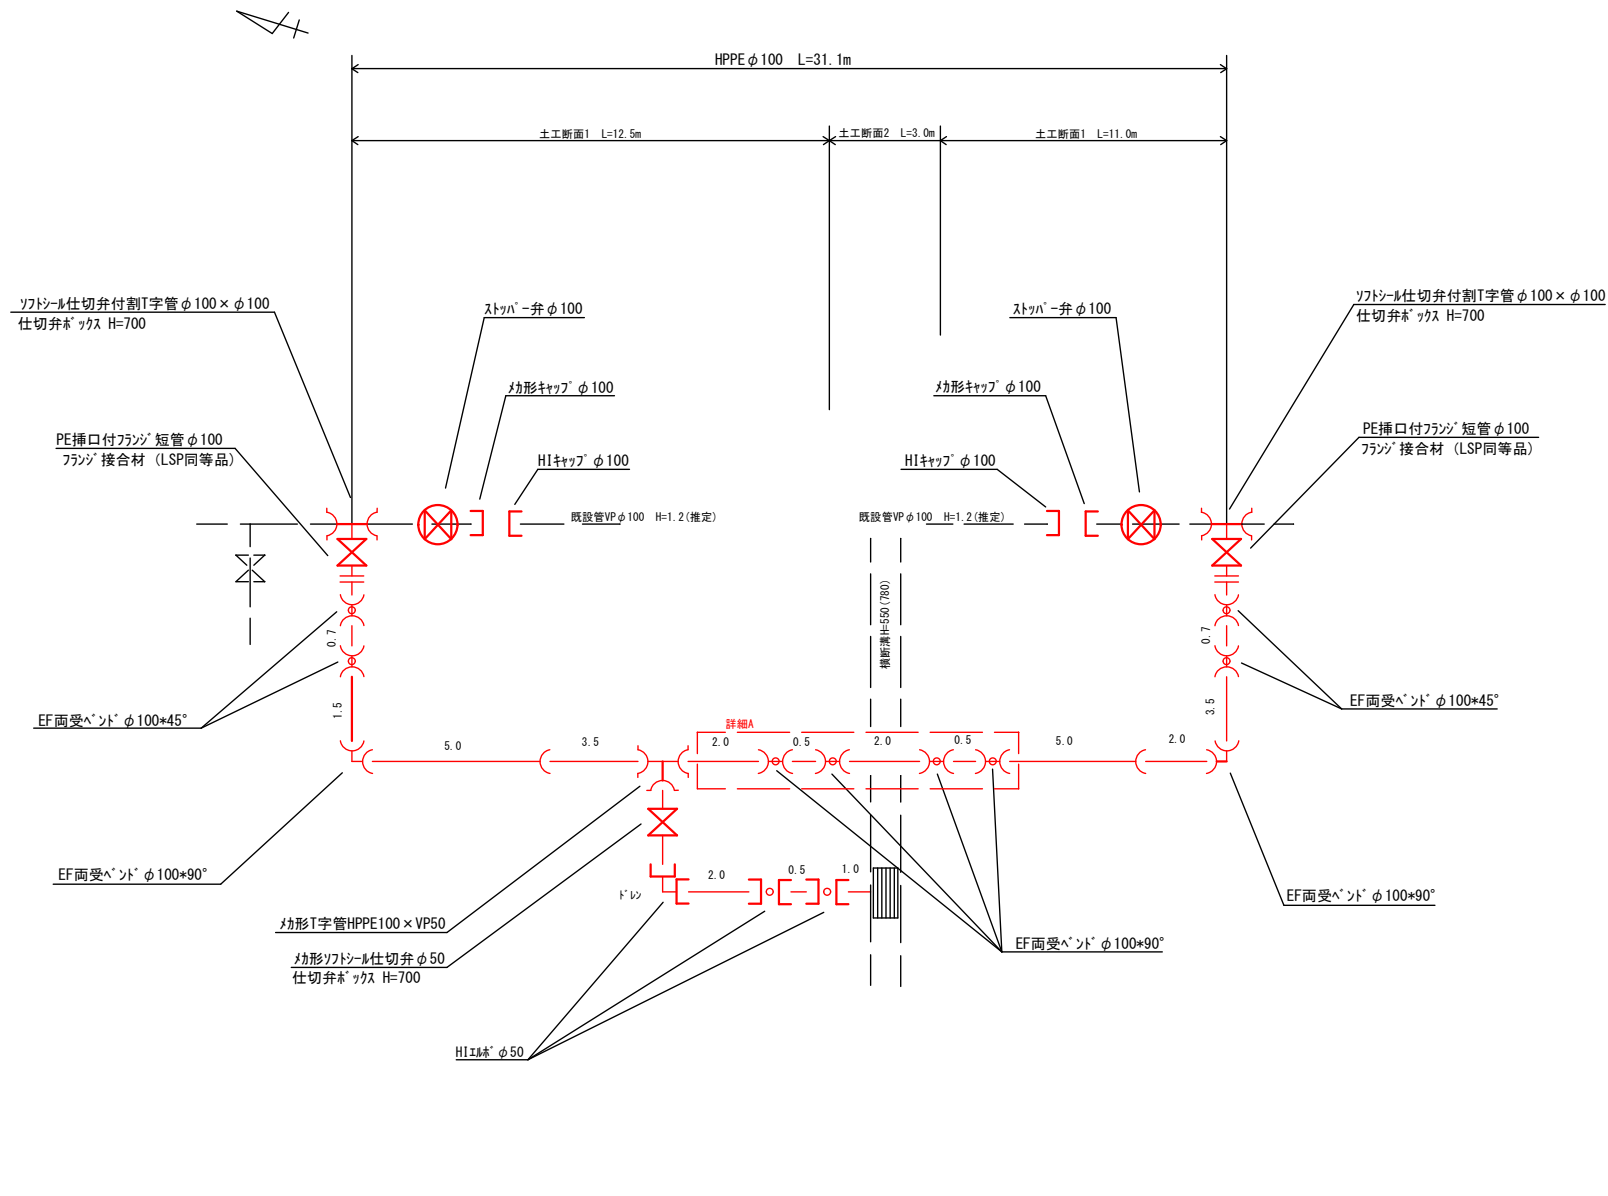

詳細A
S=1/100

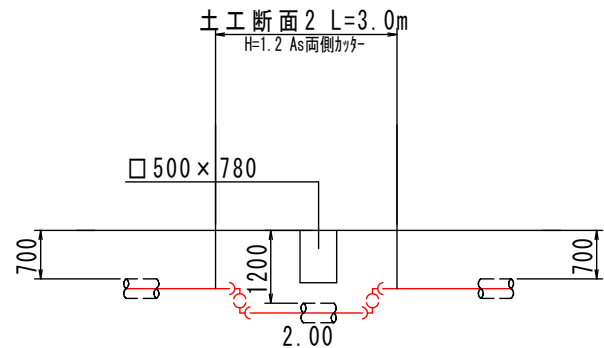

工事名	令和6年度 県道香北赤岡線 緊急応急工事に伴う配水管布設替工事		
図面名	本設配水管 詳細図・土工図		
作成年月日			
縮尺	FREE	図面番号	2 / 2
事業者名	香美市 上下水道局		