


一般平面図

S=1/4000

0 100m 200m 500m



凡例	
—	新設送水管φ300
—	新設送水管φ150
—	既設送水管φ300
—	新設配水管φ300

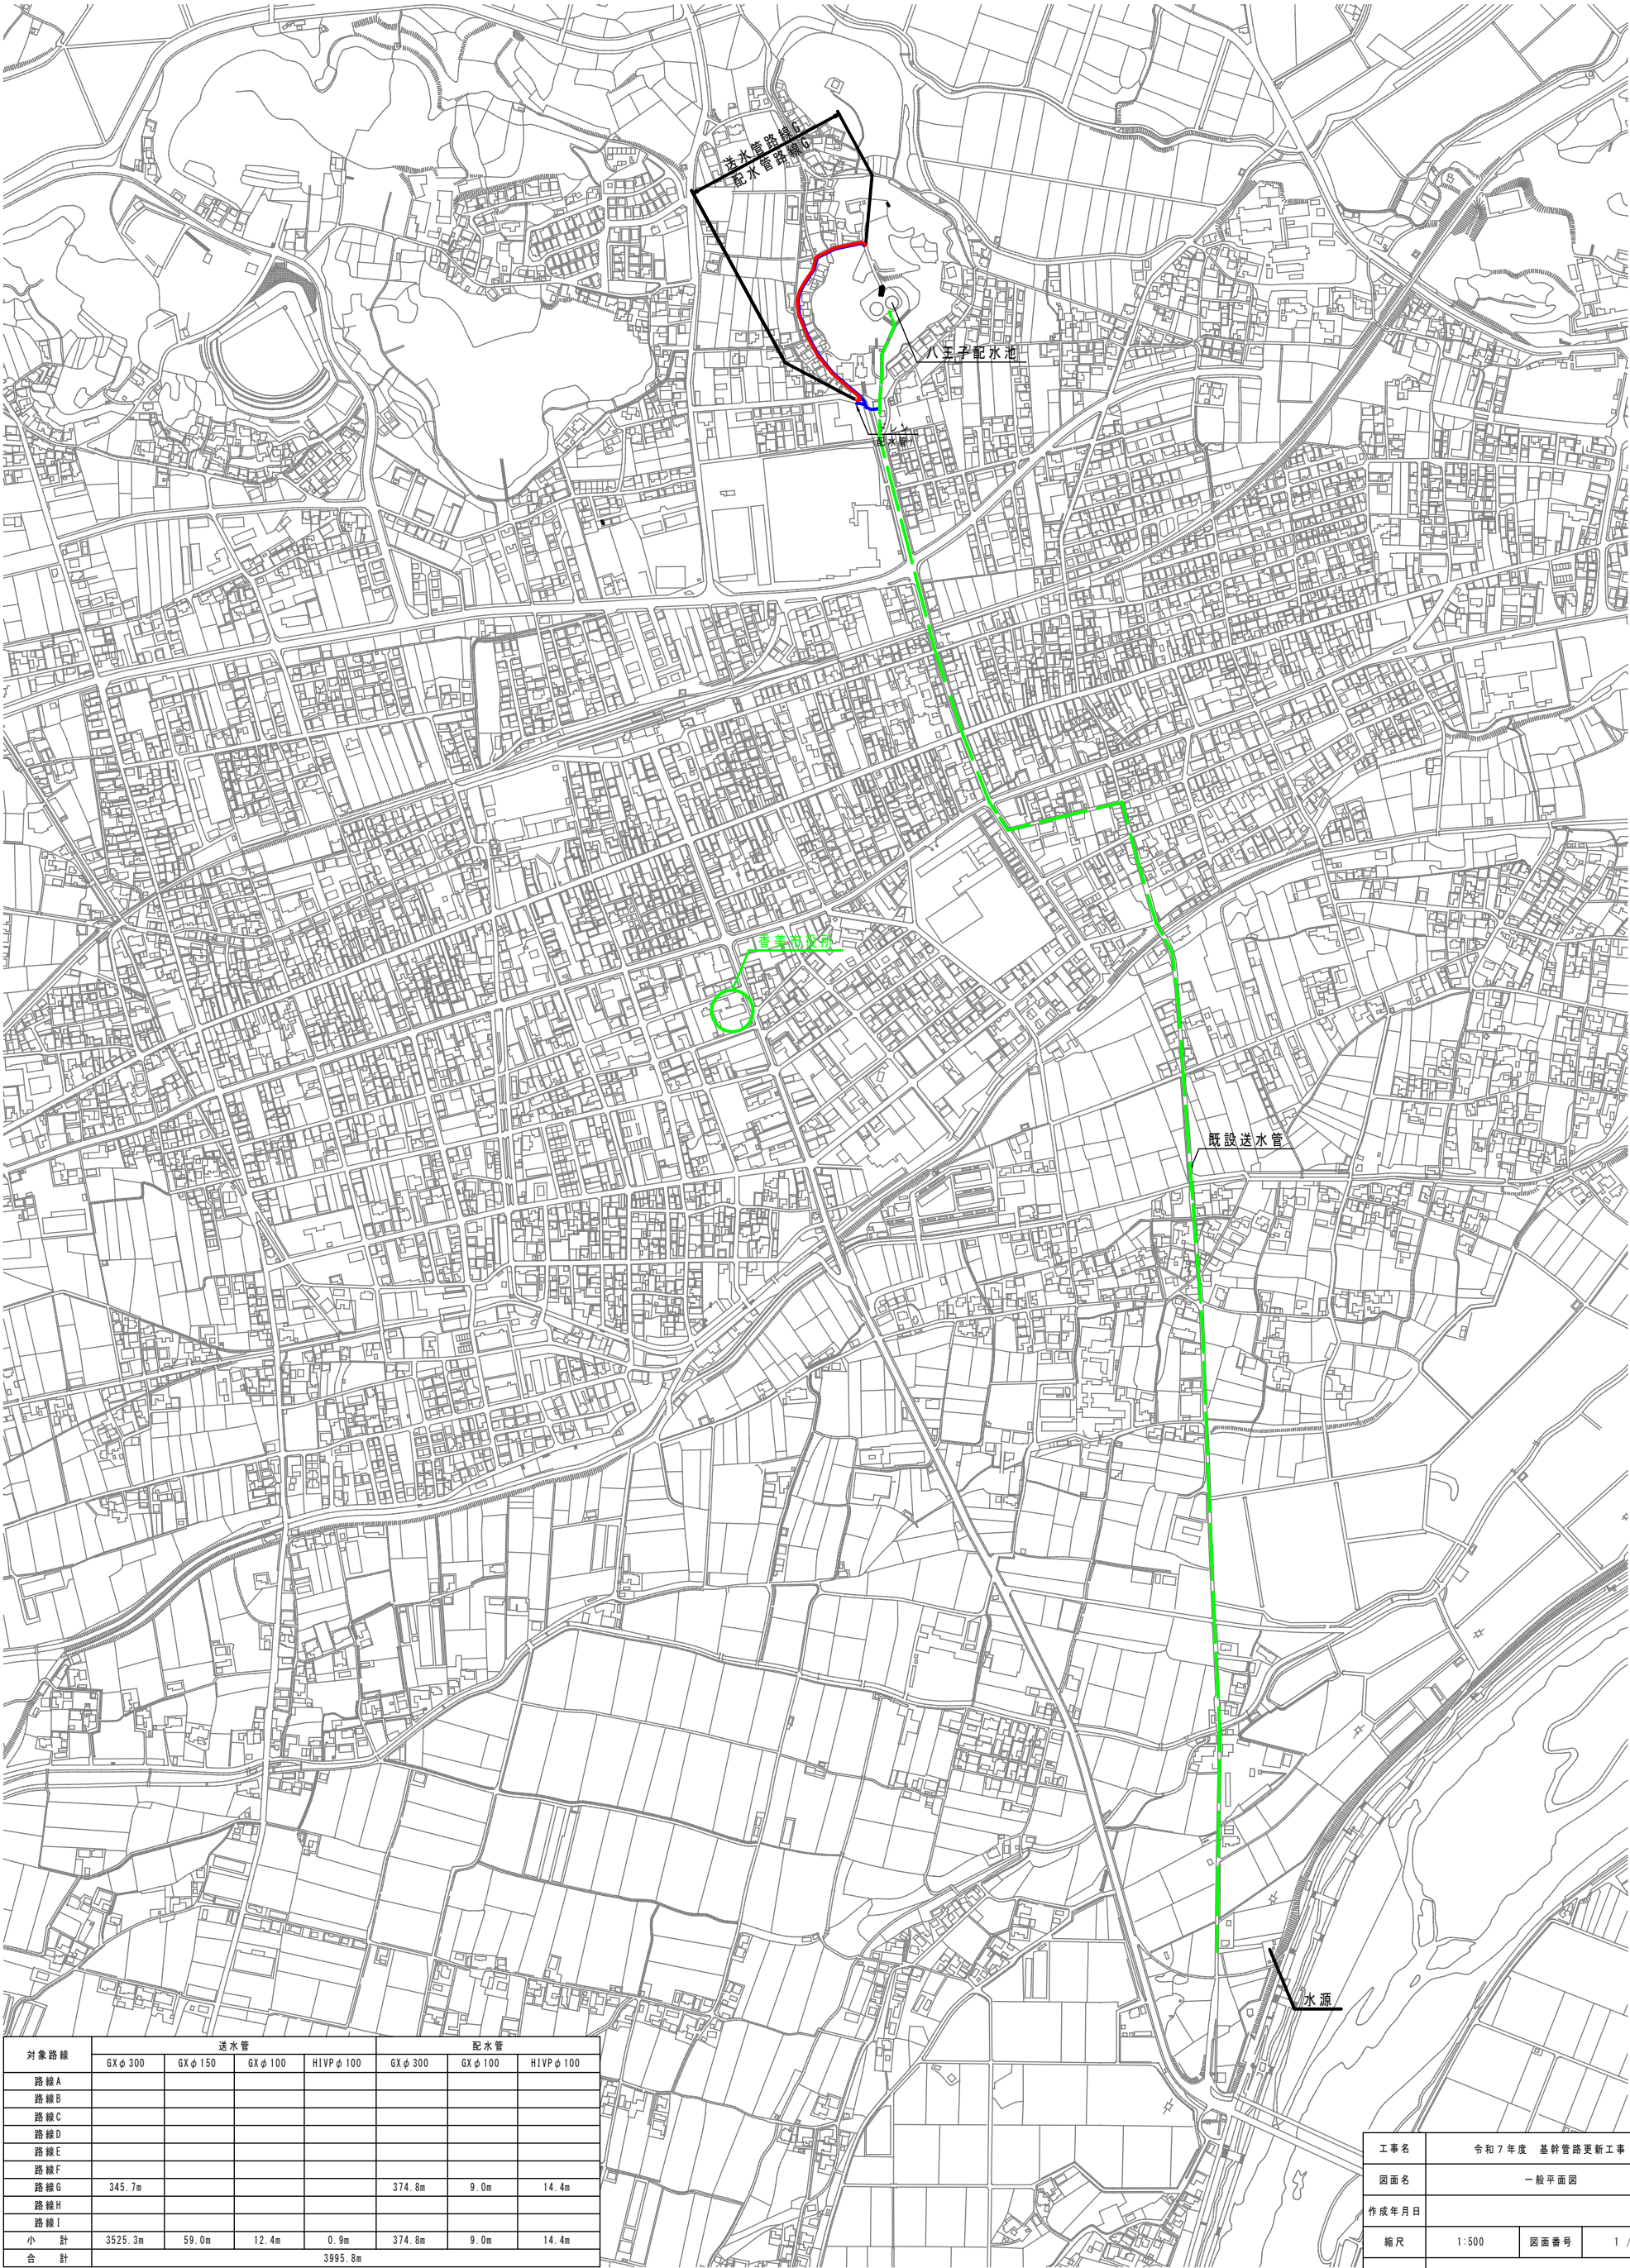


対象路線	送水管				配水管		
	GXφ300	GXφ150	GXφ100	H1VPφ100	GXφ300	GXφ100	H1VPφ100
路線A							
路線B							
路線C							
路線D							
路線E							
路線F							
路線G	345.7m				374.8m	9.0m	14.4m
路線H							
路線I							
小計	3525.3m	59.0m	12.4m	0.9m	374.8m	9.0m	14.4m
合計				3995.8m			

工事名	令和7年度 基幹管路更新工事		
図面名	一般平面図		
作成年月日			
縮尺	1:500	図面番号	1 / 9
会社名			
事業者名	香美市上下水道局		

配管詳細図G-1(送水管)


S=1/500

※DIPの切口加工部は専用塗料で塗装する。
※DIP直管、異形管類はポリエチレンスリーブで被覆する事。
※道路埋設部には、埋設表示シート・管明示テープを布設する事。

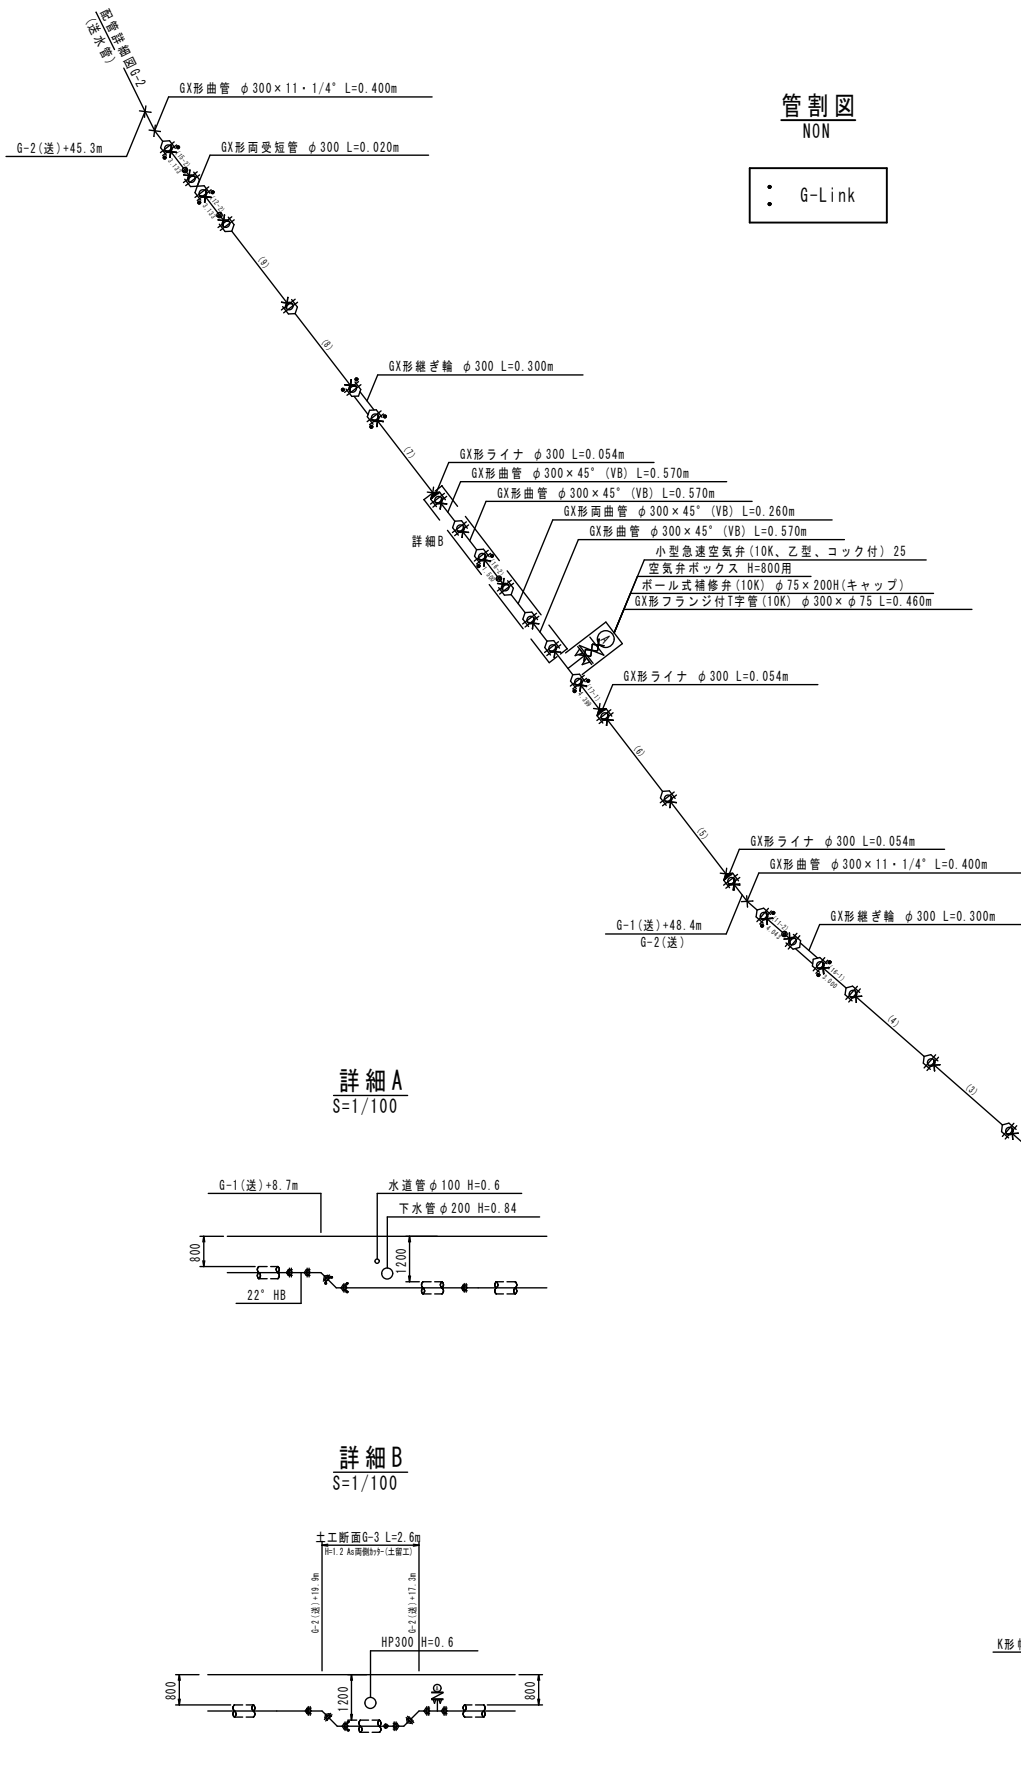

平面図
S=1/500

横断面
S=1/100

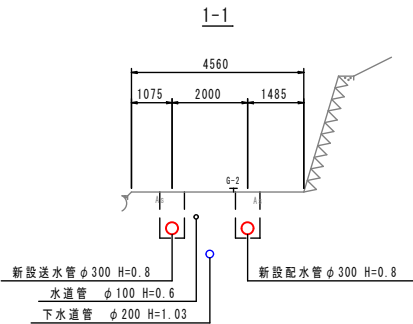


No.	口径	配管距離 (DIP: 50)	▽ 埋設位置	使用管	継管	計	材料	備考
1~10	300	6,000 (11~19)	▽	6,000	0,000	6,000	0.0	3継管
11	300	1,588 (11~1)	▽	5,429	0,271	6,000	2.0	3継管
12	300	1,803 (12~1)	▽	4,206	1,264	6,000	2.0	3継管
13	300	3,131 (13~1)	▽	3,131	2,869	6,000	1.0	3継管
14	300	4,112 (14~1)	▽	4,112	1,887	6,000	1.0	3継管
15	300	2,086 (15~1)	▽	5,216	0,781	6,000	2.0	3継管
16	300	2,000 (16~1)	▽	4,500	1,500	6,000	2.0	3継管
17	300	6,399 (17~1)	▽	4,399	2,001	6,000	1.0	3継管
18	300	2,400 (18~1)	▽	2,400	2,600	6,000	1.0	3継管

工事名	令和7年度 基幹管路更新工事		
図面名	配管詳細図G-1(送水管)		
作成年月日			
縮尺	1:500	図面番号	2 / 9
会社名			
事業者名	香美市上下水道局		

配管詳細図G-1(配水管)


S=1/500

※DCIPの切口加工部は専用塗料で塗装する。
※DCIP直管、異形管類はポリエチレンスリーブで被覆する事。
※道路埋設部には、埋設表示シート・管明示テープを布設する事。

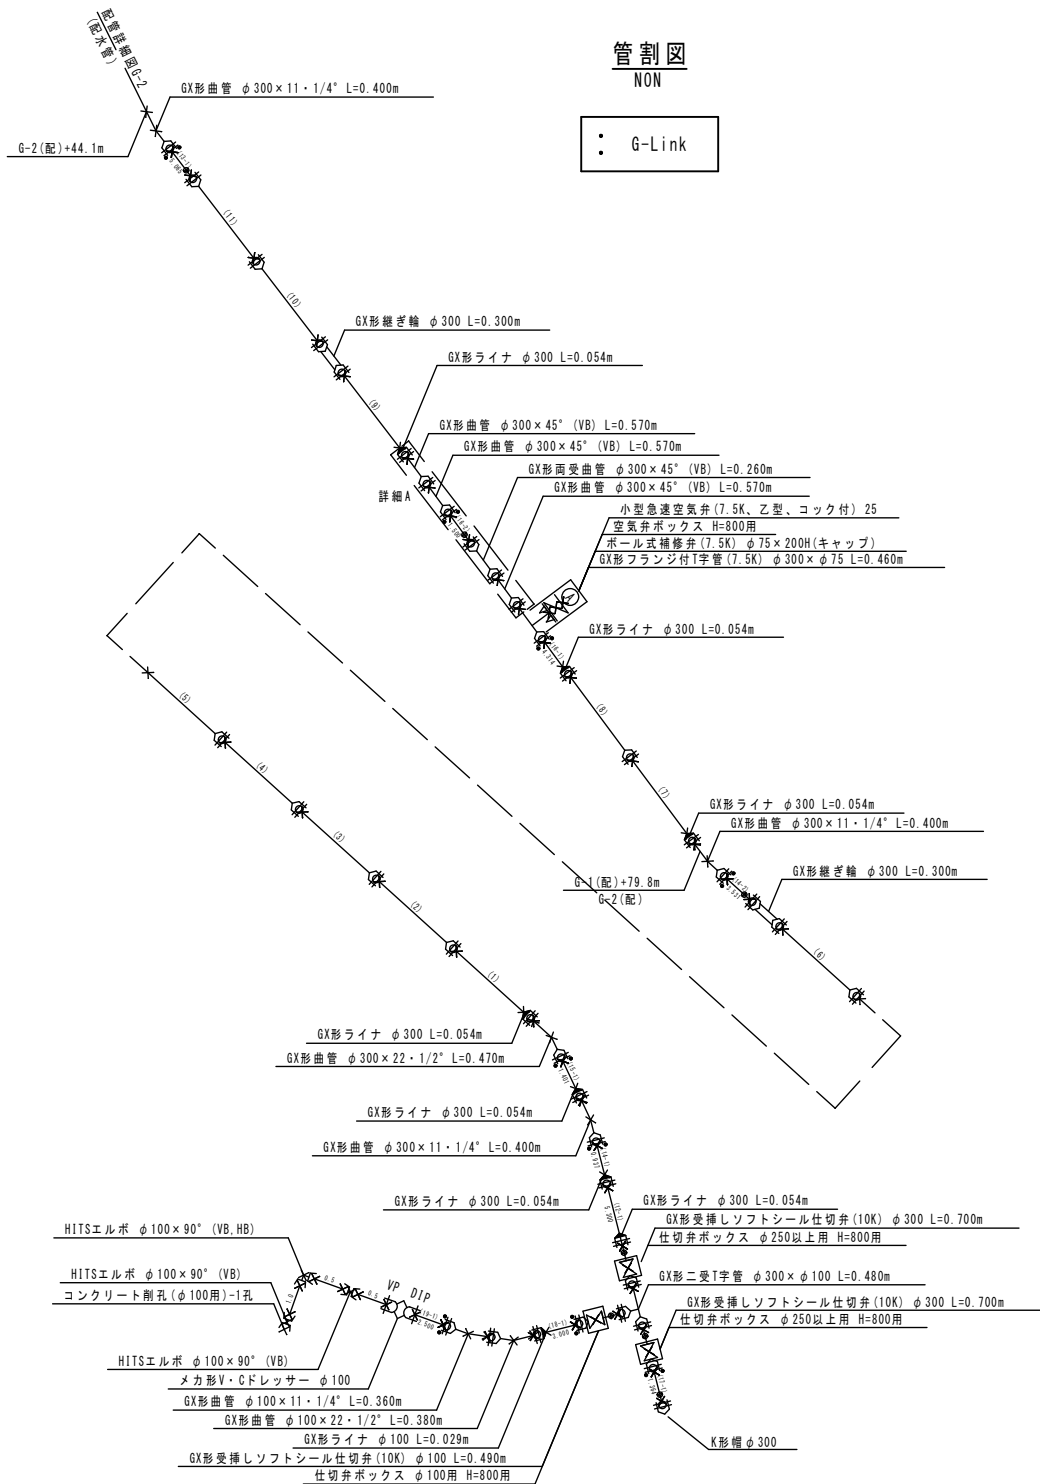


横断面

S=1/100

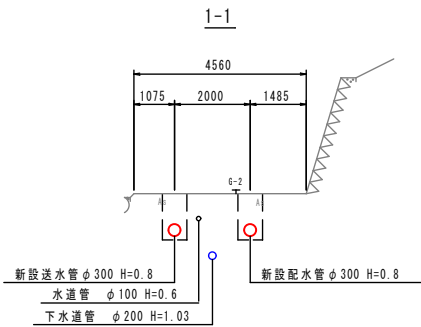

詳細A

S=1/100

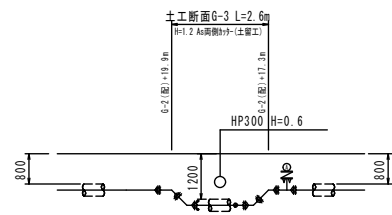

平面図

S=1/500



No	口径	切管図番(DIP, GX)	切管位置	使用管	残管	計	切管	備考
1~11	300	6,000 (11~11)		6,000	0,000	6,000	0.0	1種管
12	300	8,300 (12~1)		5,300	0,700	6,000	1.0	1種管
13	300	5,065 (13~1)		5,065	0,935	6,000	1.0	1種管
14	300	0,637 (14~1)	2,531 (14~2)	4,468	1,532	6,000	2.0	1種管
15	300	1,481 (15~1)	2,519 (15~2)	4,220	1,680	6,000	2.0	1種管
16	300	4,314 (16~1)	1,300 (16~2)	5,914	0,186	6,000	2.0	1種管
17	300		1,384 (17~1)	1,384	4,616	6,000	1.0	1種管
18	100	2,000 (18~1)		2,000	1,000	4,000	1.0	1種管
19	100	2,500 (19~1)		2,500	1,500	4,000	2.0	1種管

工事名	令和7年度 基幹管路更新工事		
図面名	配管詳細図G-1(配水管)		
作成年月日			
縮尺	1:500	図面番号	3 / 9
会社名			
事業者名	香美市上下水道局		

配管詳細図G-2(送水管)

S=1/500

※DIPの切口加工部は専用塗料で塗装する。
※DIP直管、異形管類はポリエチレンスリーブで被覆する事。
※道路埋設部には、埋設表示シート・管明示テープを布設する事。


管割図

NON

G-Link




平面図

S=1/500

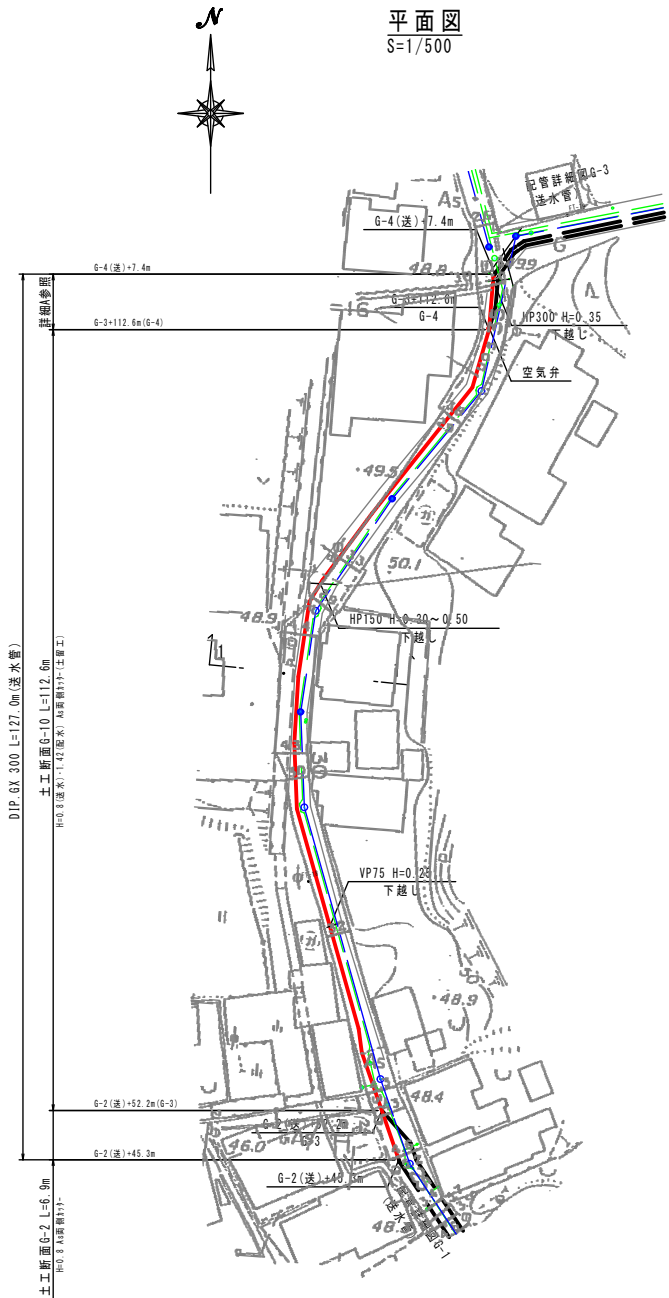


横断面

S=1/100

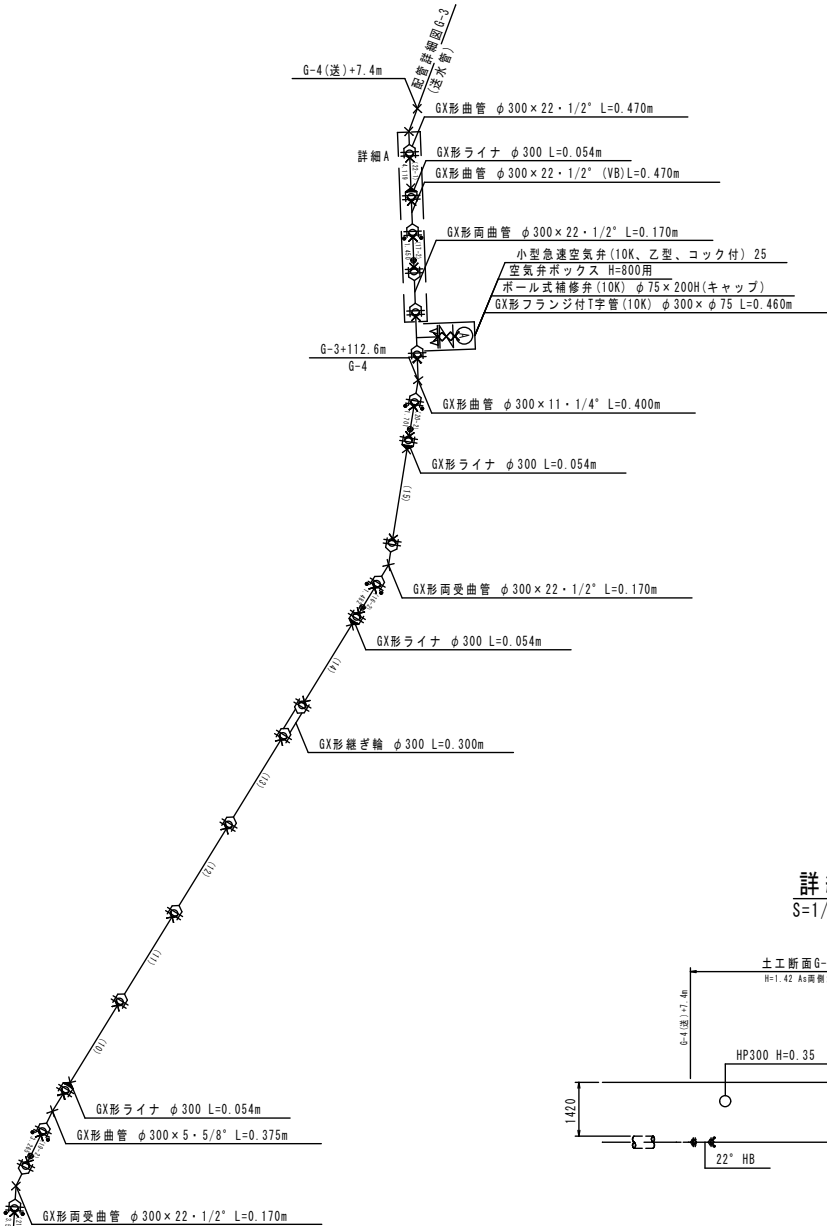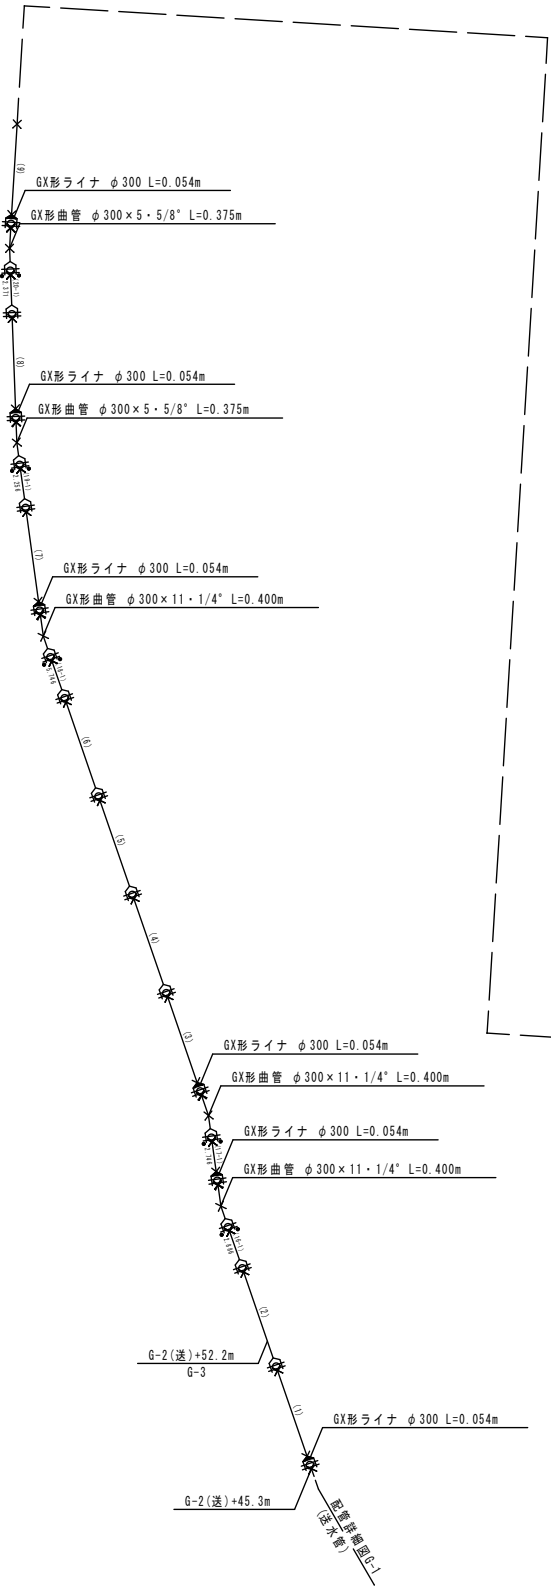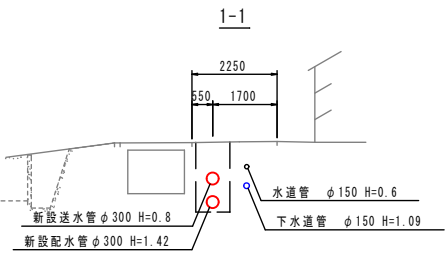

詳細A

S=1/100

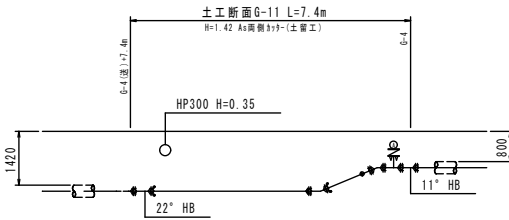

No.	区間	配管管径 (DIP: 63)	切替位置	使用管	管長	管径	管種
1~15	300	φ	8,000 (17-15)	8,000	8,000	0.0	3種管
16	300	φ	2,886 (16-1)	1,882 (16-2)	4,068	1,622	6,000 2.0 3種管
17	300	φ	2,746 (17-1)	1,420 (17-2)	4,166	1,804	6,000 2.0 3種管
18	300	φ	5,746 (18-1)	5,746	8,254	6,000	1.0 3種管
19	300	φ	2,254 (19-1)	2,255 (19-2)	5,521	9,479	6,000 2.0 3種管
20	300	φ	2,271 (20-1)	1,781 (20-2)	4,072	1,929	6,000 2.0 3種管
21	300	φ	2,526 (21-1)	2,526	2,464	6,000	1.0 3種管
22	300	φ	4,119 (22-1)	4,119	1,881	6,000	1.0 3種管

工事名	令和7年 基幹管路更新工事		
図面名	配管詳細図G-2(送水管)		
作成年月日			
縮尺	1:500	図面番号	4 / 9
会社名			
事業者名	香美市上下水道局		

配管詳細図G-2(配水管)

S=1/500

※DIPの切口加工部は専用塗料で塗装する。
※DIP直管、異形管類はポリエチレンスリーブで被覆する事。
※道路埋設部には、埋設表示シート・管明示テープを布設する事。


管割図

NON

G-Link




平面図

S=1/500

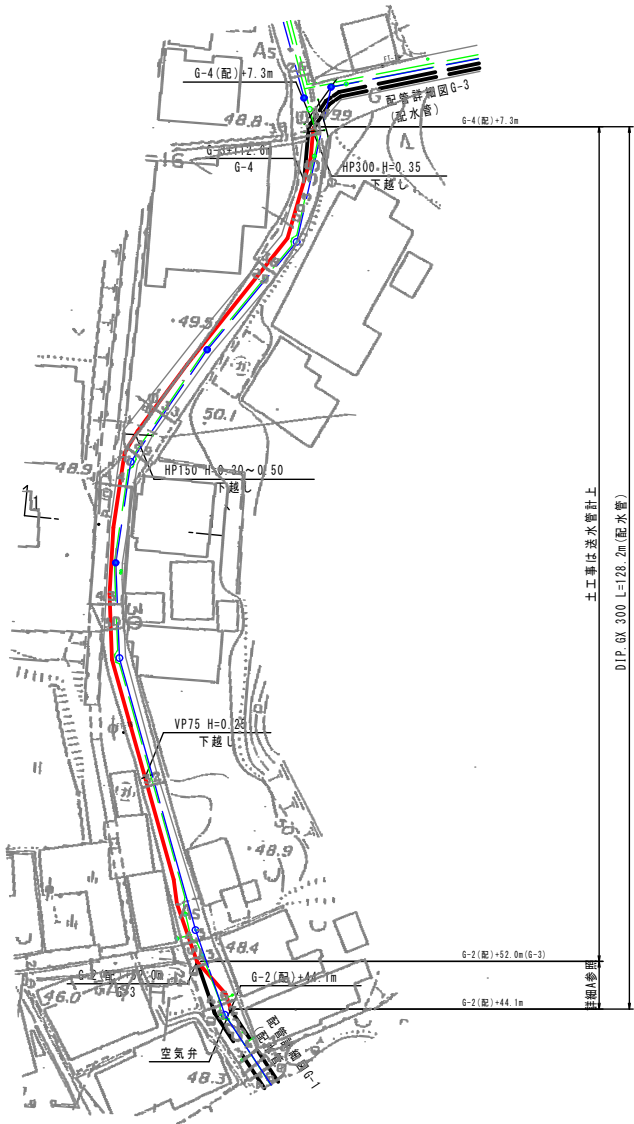


横断面

S=1/100

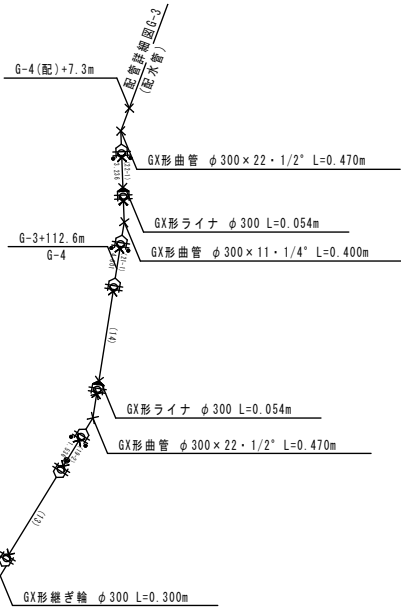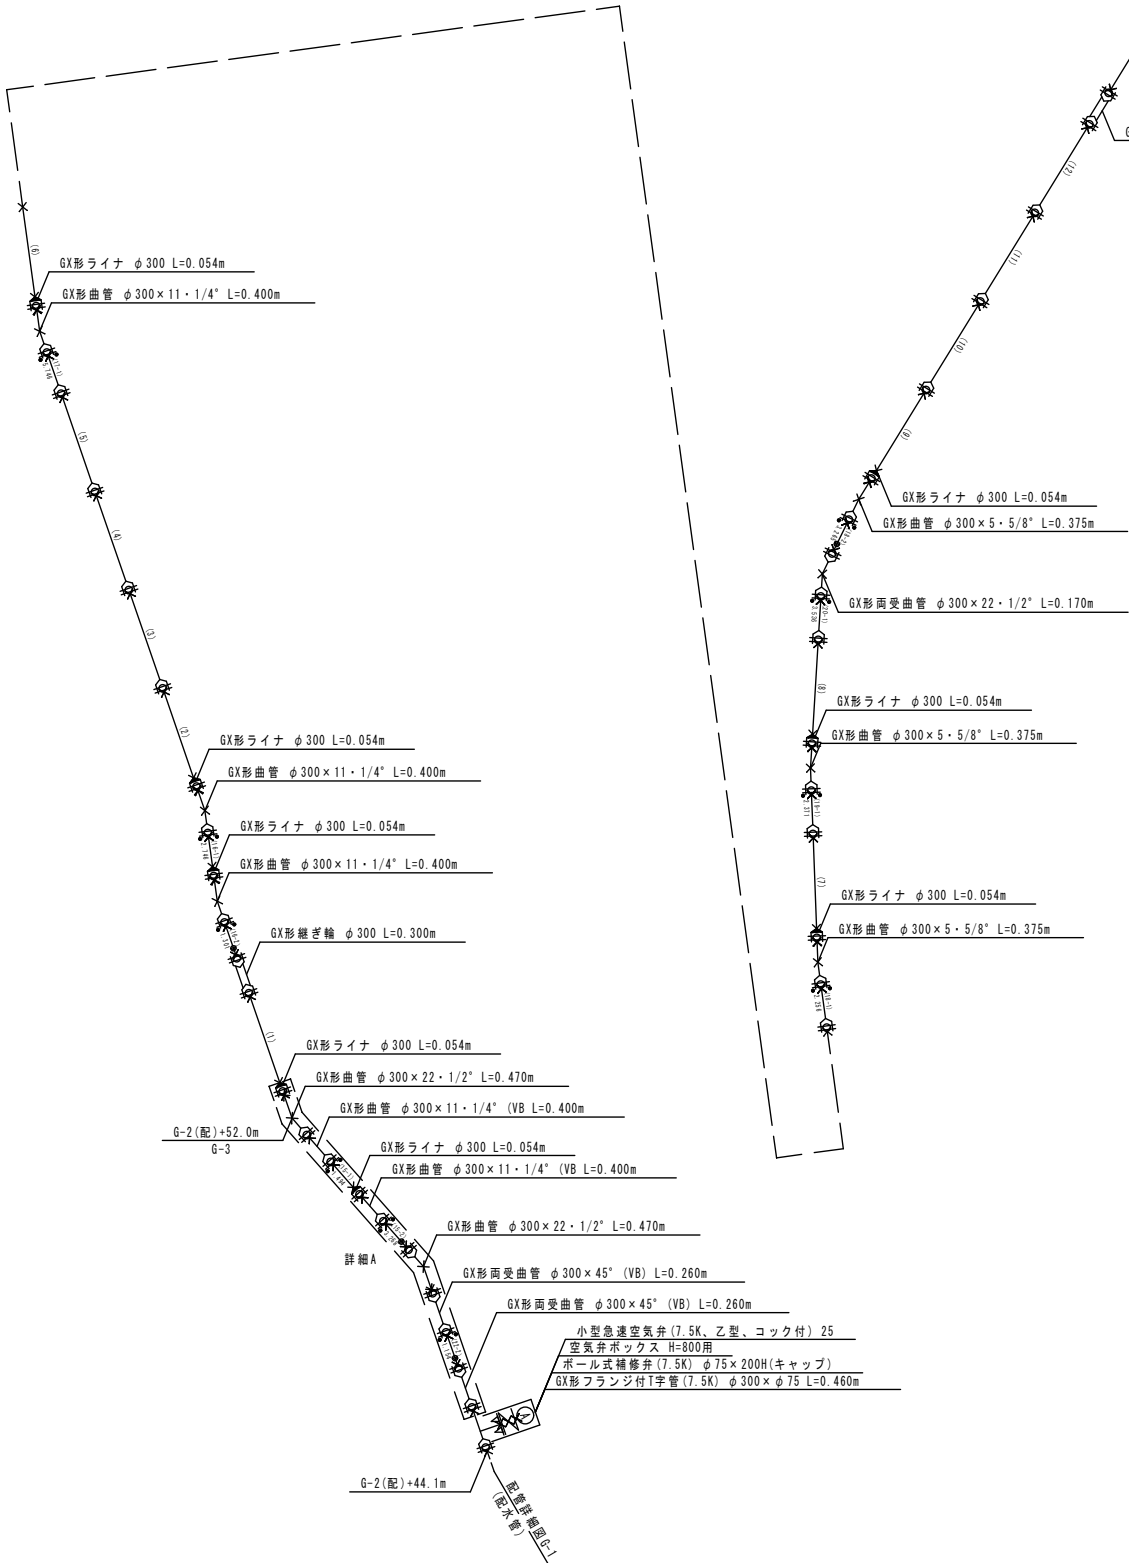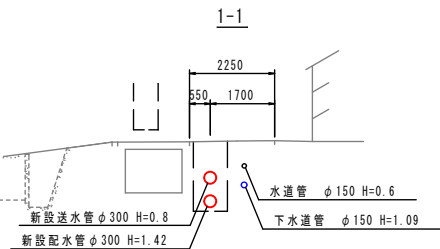

詳細A

S=1/100

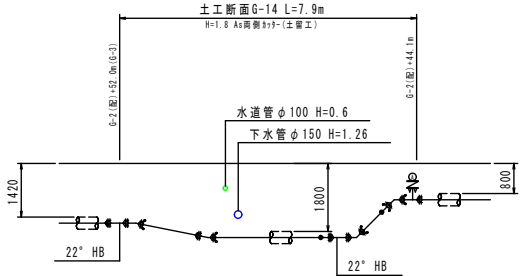

No.	口径	配管距離 (DIP: 5K)	▽ 埋設位置	使用管	継管	計	埋設	備考
1~14	300	6,000 (1)~(14)	▽	4,000	2,000	6,000	0.0	3継管
15	300	1,494 (15-1)	▽	4,762	1,228	6,000	2.0	3継管
16	300	2,746 (16-1)	▽	4,047	1,953	6,000	2.0	3継管
17	300	5,746 (17-1)	▽	5,746	0,254	6,000	1.0	3継管
18	300	2,256 (18-1)	▽	5,521	0,479	6,000	2.0	3継管
19	300	3,371 (19-1)	▽	2,967	2,093	6,000	2.0	3継管
20	300	5,536 (20-1)	▽	5,536	2,464	6,000	1.0	3継管
21	300	4,401 (21-1)	▽	4,401	1,399	6,000	1.0	3継管
22	300	3,226 (22-1)	▽	4,290	1,610	6,000	2.0	3継管

工事名	令和7年度 基幹管路更新工事		
図面名	配管詳細図G-2(配水管)		
作成年月日			
縮尺	1:500	図面番号	5 / 9
会社名			
事業者名	香美市上下水道局		

配管詳細図G-3(送水管)

S=1/500

※DIPの切口加工部は専用塗料で塗装する。
※DIP直管、異形管類はポリエチレンスリーブで被覆する事。
※道路埋設部には、埋設表示シート・管明示テープを布設する事。


管割図

NON

G-Link



平面図

S=1/500

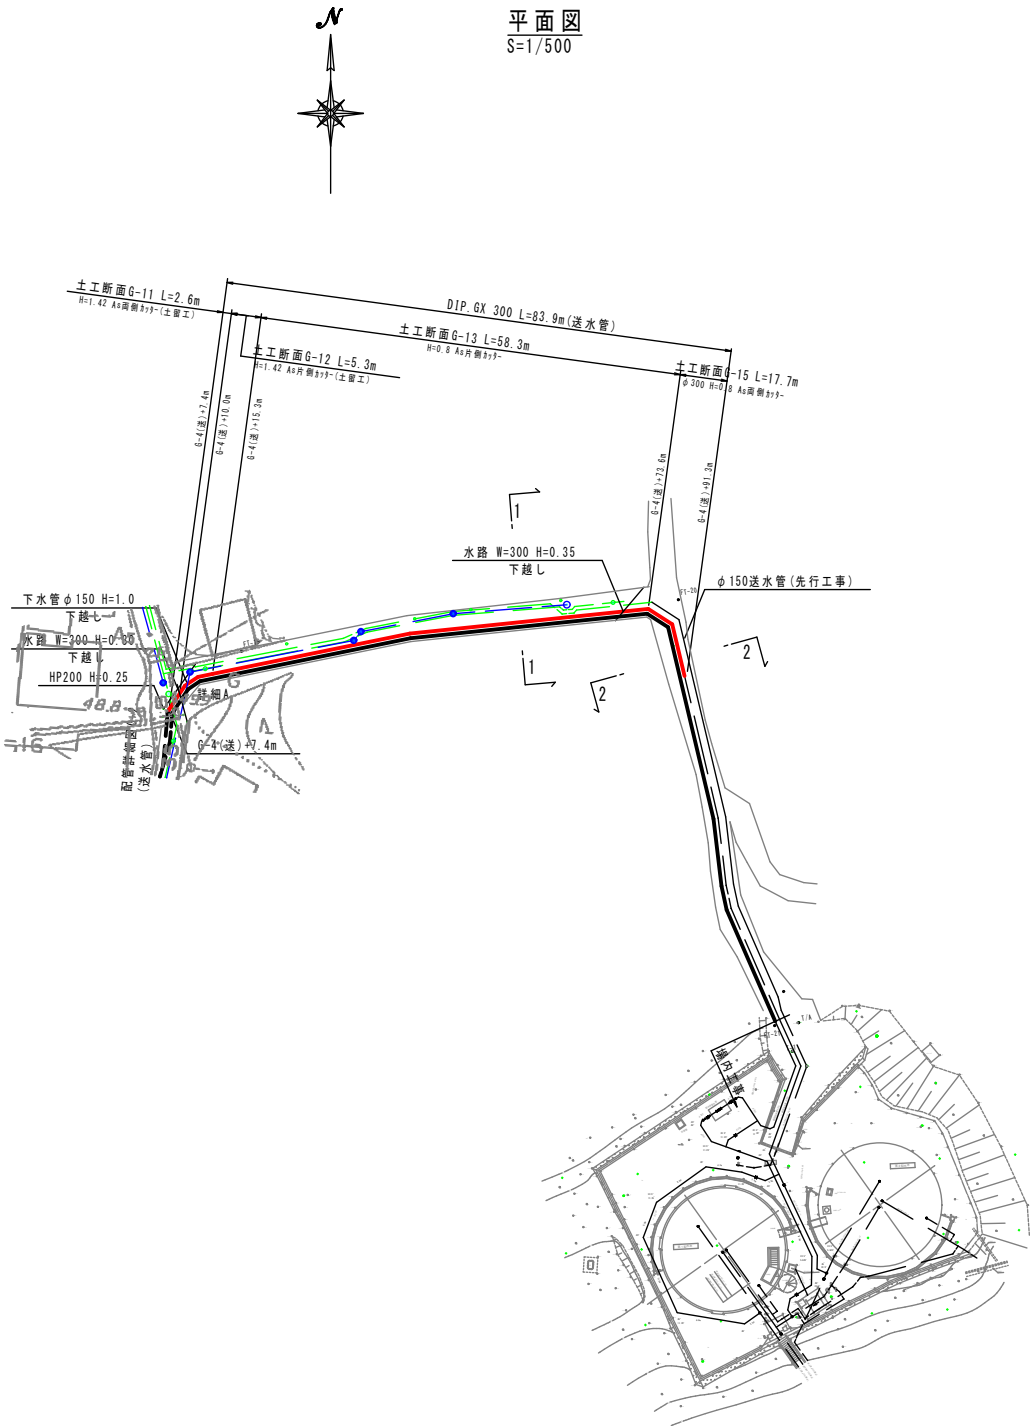


横断面

S=1/100

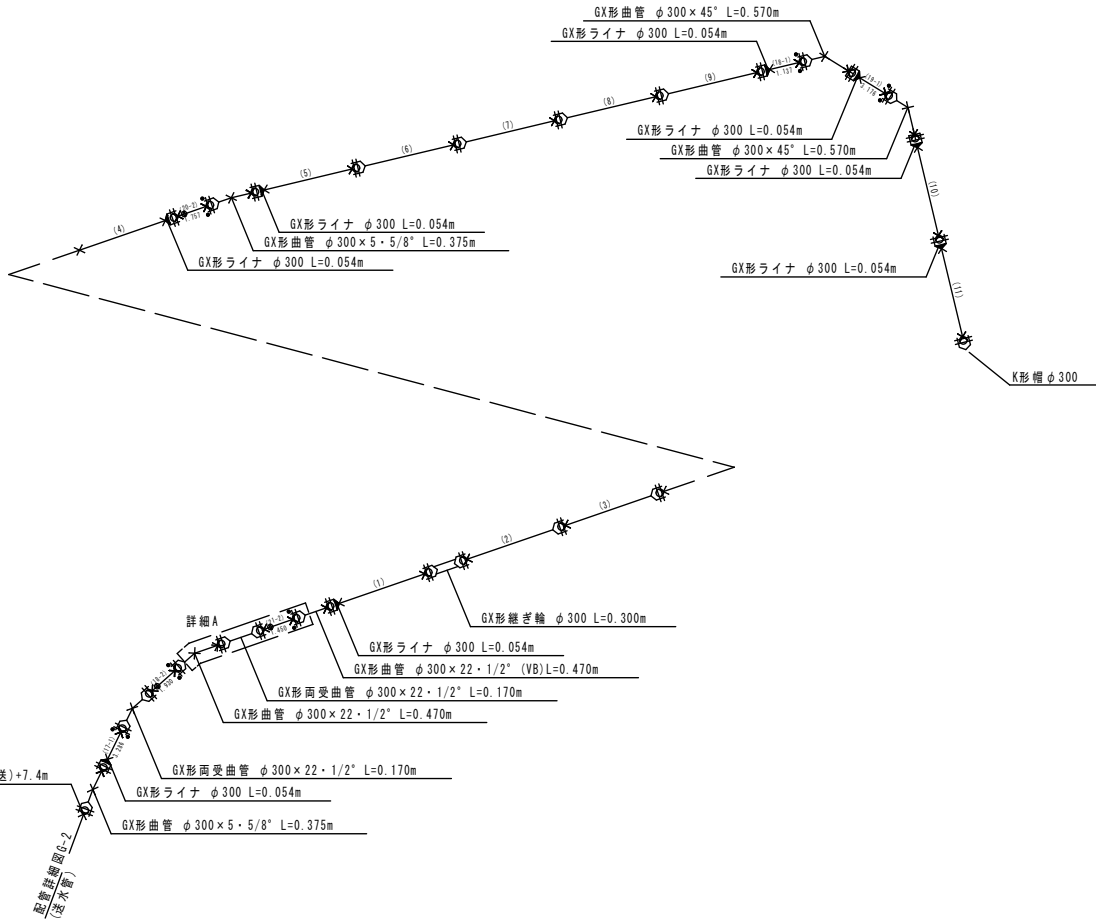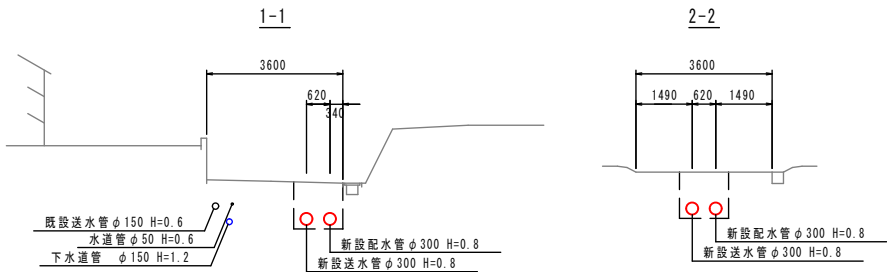

詳細A

S=1/100

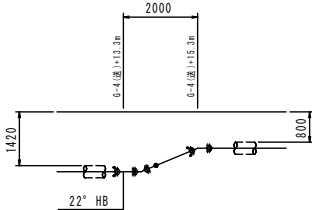

No.	口番	切替距離 (DIP GX)	切替位置	使用管	数量	計	切替	適用
1-11	300	6.000 (11~11)		6.000	0.000	6.000	0.0	5種管
12	300	3.264 (12-1)	1.767 (12-2)	5.043	0.957	6.000	2.0	5種管
13	300	1.137 (13-1)		3.067	2.933	6.000	2.0	5種管
14	300	3.174 (14-1)	1.450 (14-2)	4.624	1.376	6.000	2.0	5種管

工事名	令和7年度 基幹管路更新工事		
図面名	配管詳細図G-3(送水管)		
作成年月日			
縮尺	1:500	図面番号	6 / 9
会社名			
事業者名	香美市上下水道局		

配管詳細図G-3(配水管)

S=1/500

※DCIPの切口加工部は専用塗料で塗装する。
※DCIP直管、異形管類はポリエチレンスリーブで被覆する事。
※道路埋設部には、埋設表示シート・管明示テープを布設する事。



管割図

NON

： G-Link


平面図

S=1/500

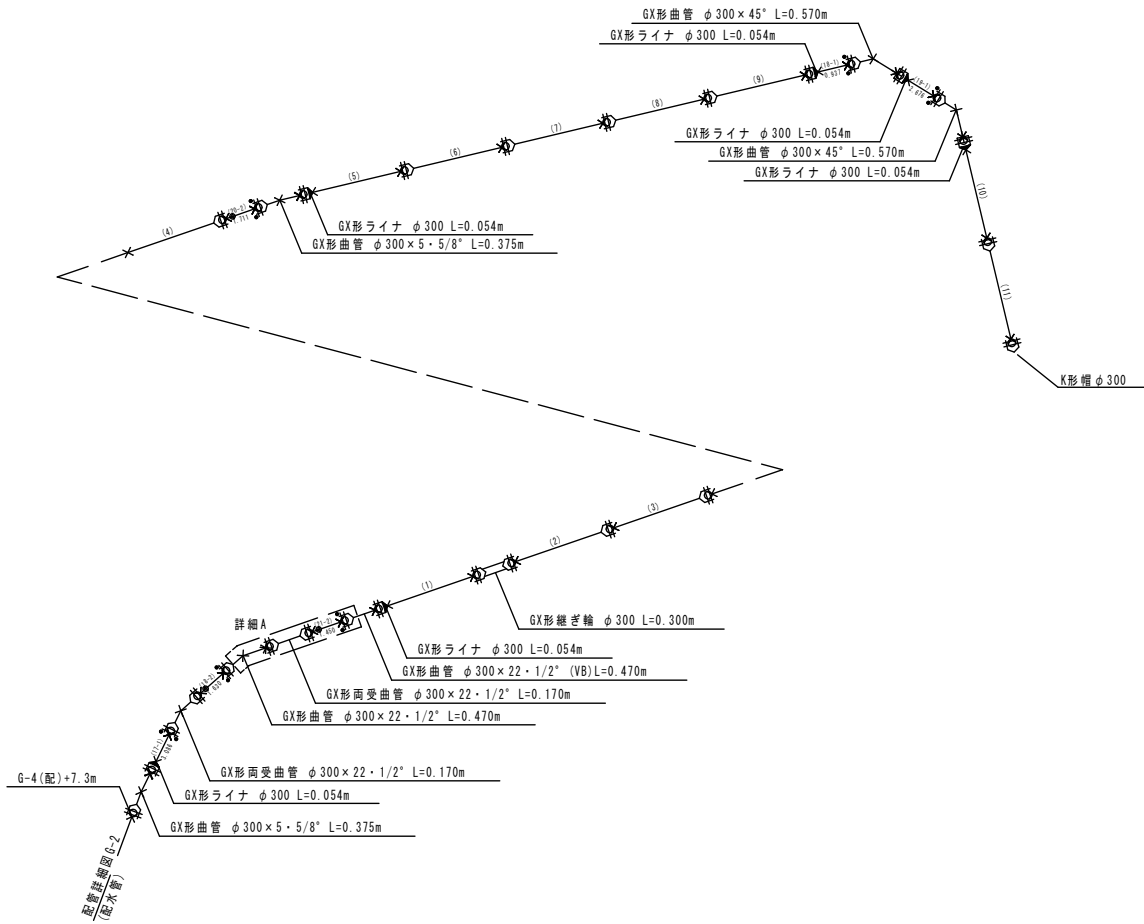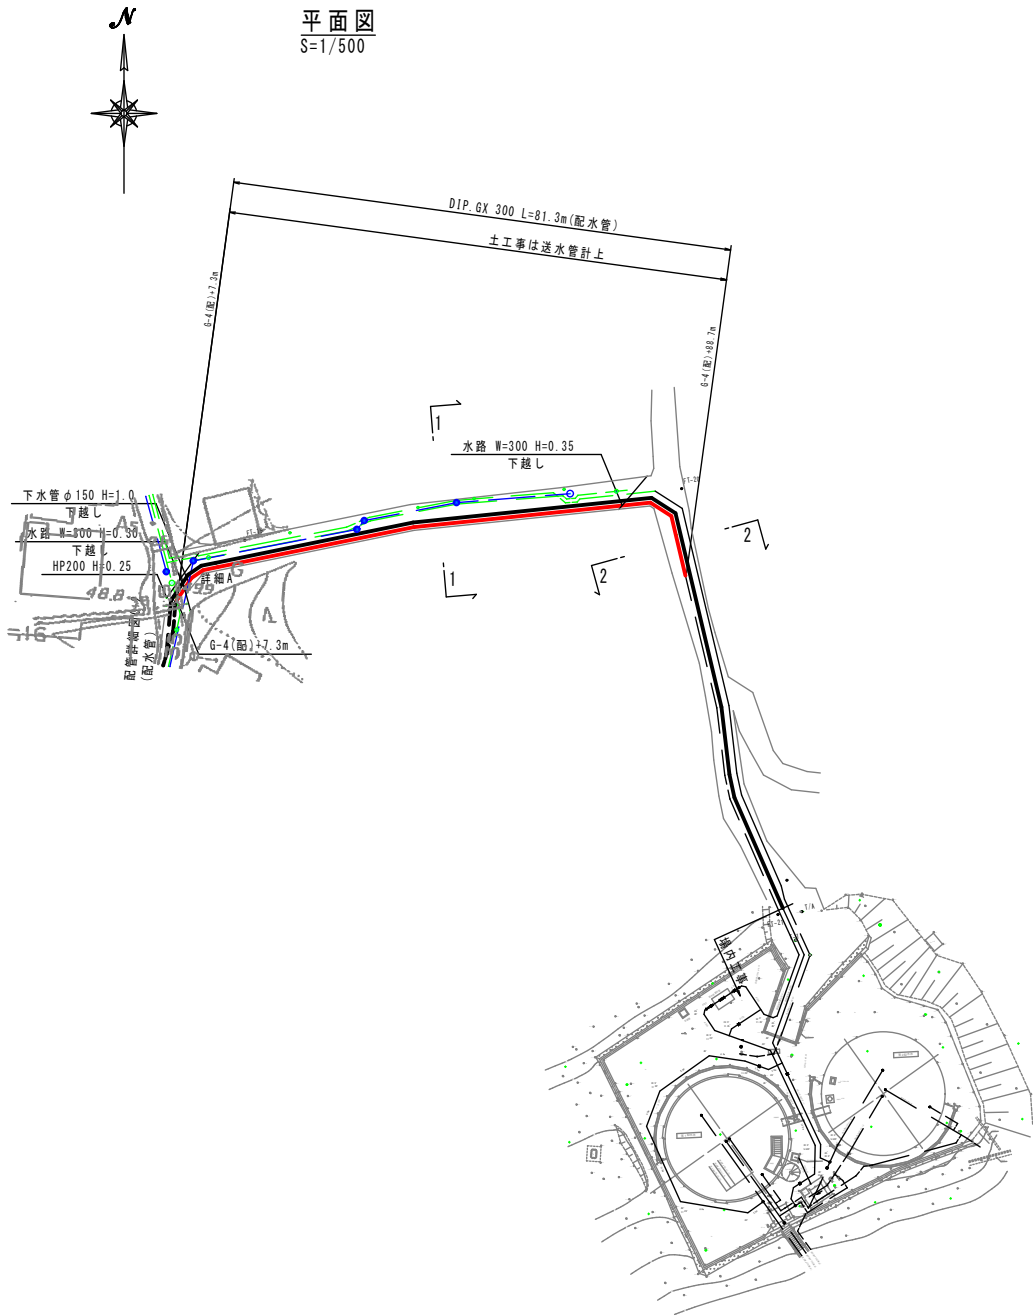


詳細A

S=1/100

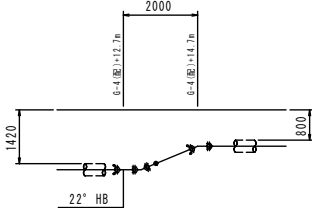

横断面

S=1/100

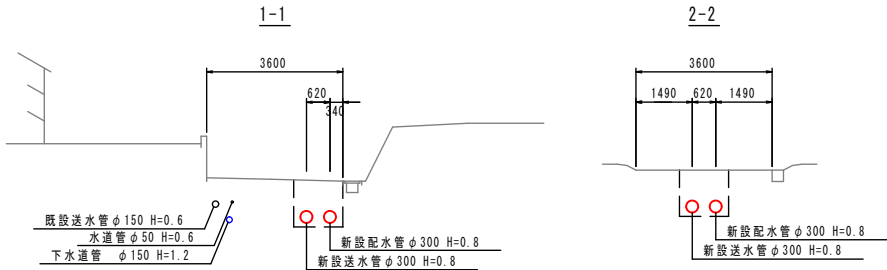

No.	口径	管径 (DIP, 50)	▽ 埋設位置	使用管	換管	計	埋設	適用
1~11	300	6,000 (11~11)		4,000	0,000	4,000	0.0	3埋管
12	300	3,000 (12~1)	1,450 (12~2)	4,500	1,404	4,000	2.0	3埋管
13	300	0,937 (13~1)	1,620 (13~2)	2,567	2,423	4,000	2.0	3埋管
14	300	2,870 (14~1)	1,711 (14~2)	4,287	1,613	4,000	2.0	3埋管


工事名	令和7年度 基幹管路更新工事		
図面名	配管詳細図G-3(配水管)		
作成年月日			
縮尺	1:500	図面番号	7 / 9
会社名			
事業者名	香美市上下水道局		

掘削断面図G

S=1/30


土工断面G-1

φ 300 H=1.2 As両側カッター(土留工)

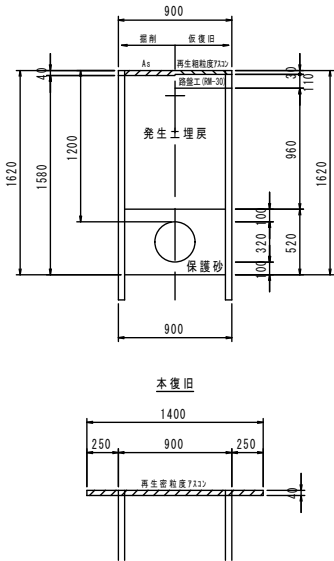


土工断面G-2

φ 300 H=0.8 As両側カッター

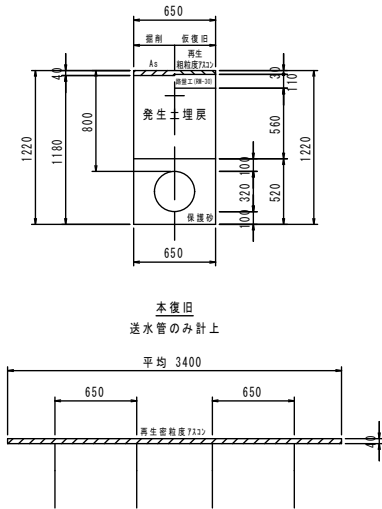


土工断面G-3

φ 300 H=1.2 As両側カッター(土留工)

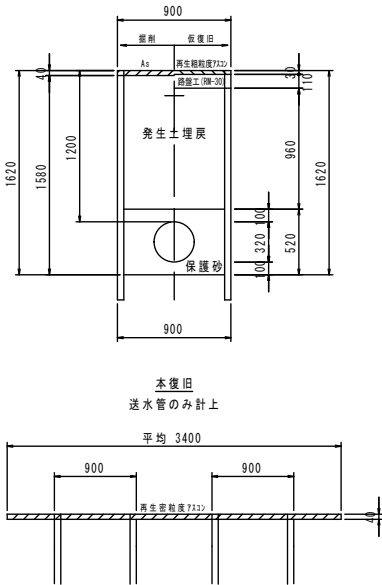


土工断面G-7

φ 300 H=0.8 As両側カッター

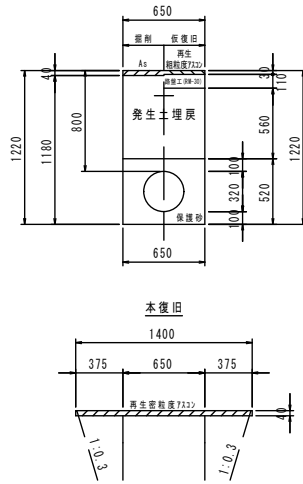


土工断面G-9

φ 100 H=0.8 As両側カッター

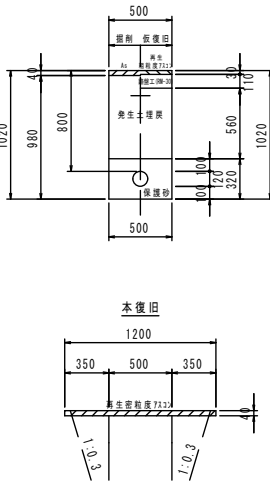


土工断面G-10

φ 300 H=0.8 (送水)・1.42 (配水) As両側カッター(土留工)

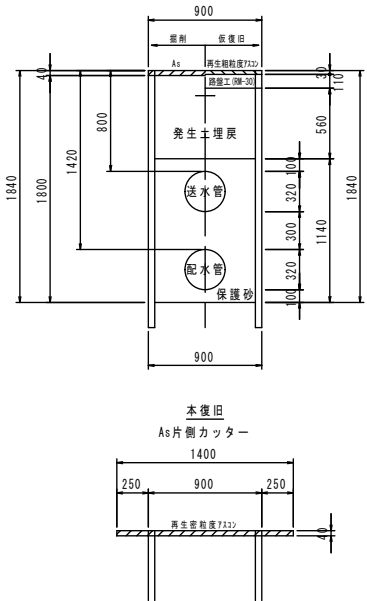


土工断面G-11

φ 300 H=1.42 As両側カッター(土留工)

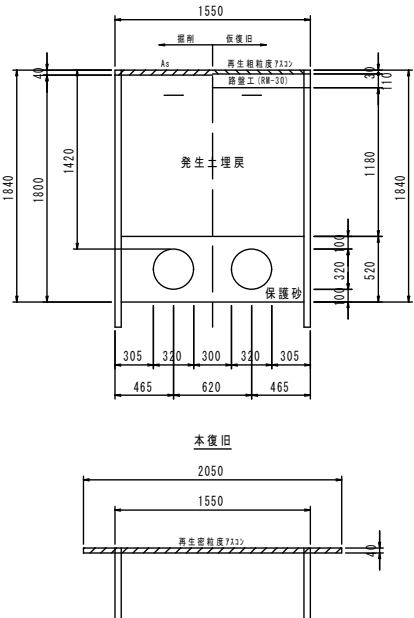


土工断面G-12

φ 300 H=1.42 As片側カッター(土留工)

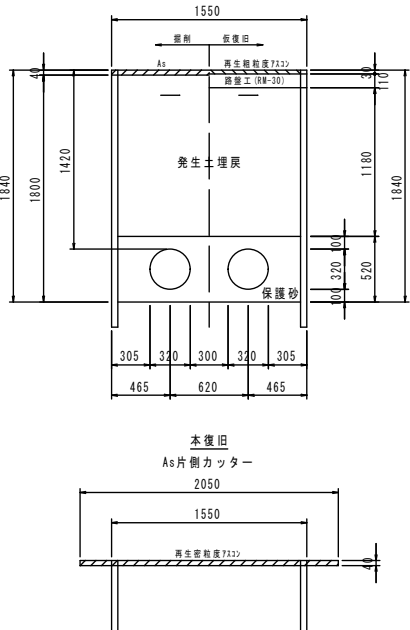


土工断面G-13

φ 300 H=0.8 As片側カッター

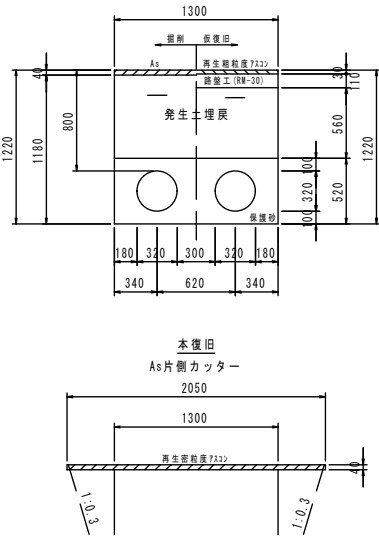


土工断面G-14

φ 300 H=1.8 As両側カッター(土留工)

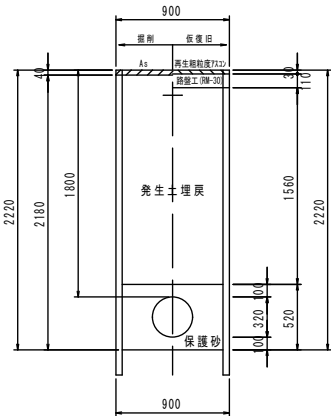

土工断面G-15


φ 300 H=0.8 As両側カッター

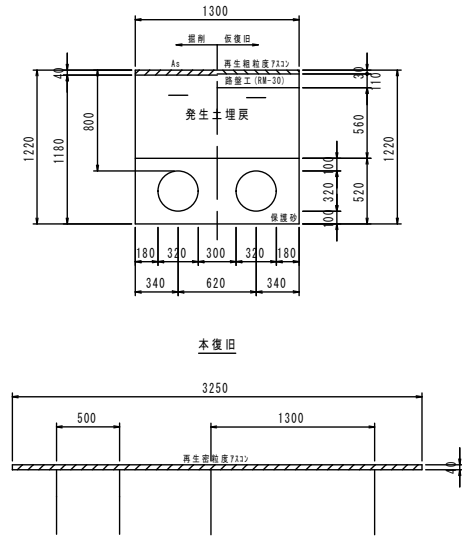


工事名	令和7年度 基幹管路更新工事		
図面名	掘削断面図G		
作成年月日			
縮尺	1:30	図面番号	8 / 9
会社名			
事業者名	香美市上下水道局		

BOX標準図
S=1/20


円形1号 H=800用 (φ 100)

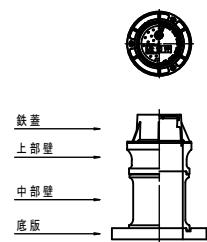


円形1号 H=900用 (φ 100)

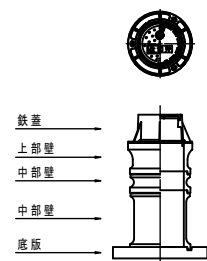



円形2号 H=800用 (φ 250以上)

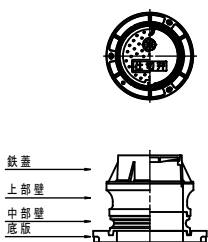

円形2号 H=1200用 (φ 250以上)

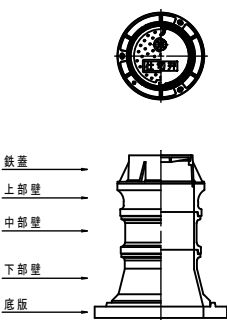

空気弁BOX 3号 H=800用

 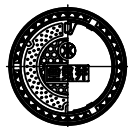

工事名	令和7年度 基幹管路更新工事		
図面名	BOX標準図		
作成年月日			
縮尺	1:20	図面番号	9 / 9
会社名			
事業者名	香美市上下水道局		